

五、六层照明改造平面图

(层高3.3M)




- 1、图中淡蓝部分电气设备、线路为现状设备；高亮部分为本次需要改造安装的部位。
- 2、照明、插座线路型号规格参照单户配电箱DL1系统图。
- 3、根据业主要求，原二至六层普通电表更换成预付费电表。

序号	图例	名称	规格	单位	数量	备注
1		单联单控灯开关	86型, ~250V, 10A	个	14	距地 1.3m 暗装
2		双联单控灯开关	86型, ~250V, 10A	个	20	距地 1.3m 暗装
3		普通插座 (二、三孔, 安全型)	86型, ~250V, 10A	个	28	距地 0.7m 暗装
4		阻燃PVC塑料管	PC20	米	按实定	
5		BV导线	BV, 2.5	米	按实定	
6		BV导线	BV, 4.0	米	按实定	
7		预付费电表	单相预付费电表, 额定电流60A	套	135	原一至六层普通电表 更换成预付费电表

智慧园1#宿舍装修	
图名	
主要电气设备材料表	
五、六层照明改造平面图	
设计号	图别 装施
单位 m, mm	属图 电气
日期 2024. 02	版本号 第1版
图号 DS-01	

姓名	专业	日期	姓名	专业	日期
袁军	建筑			暖通空调	
	结构			电气	
	给排水				

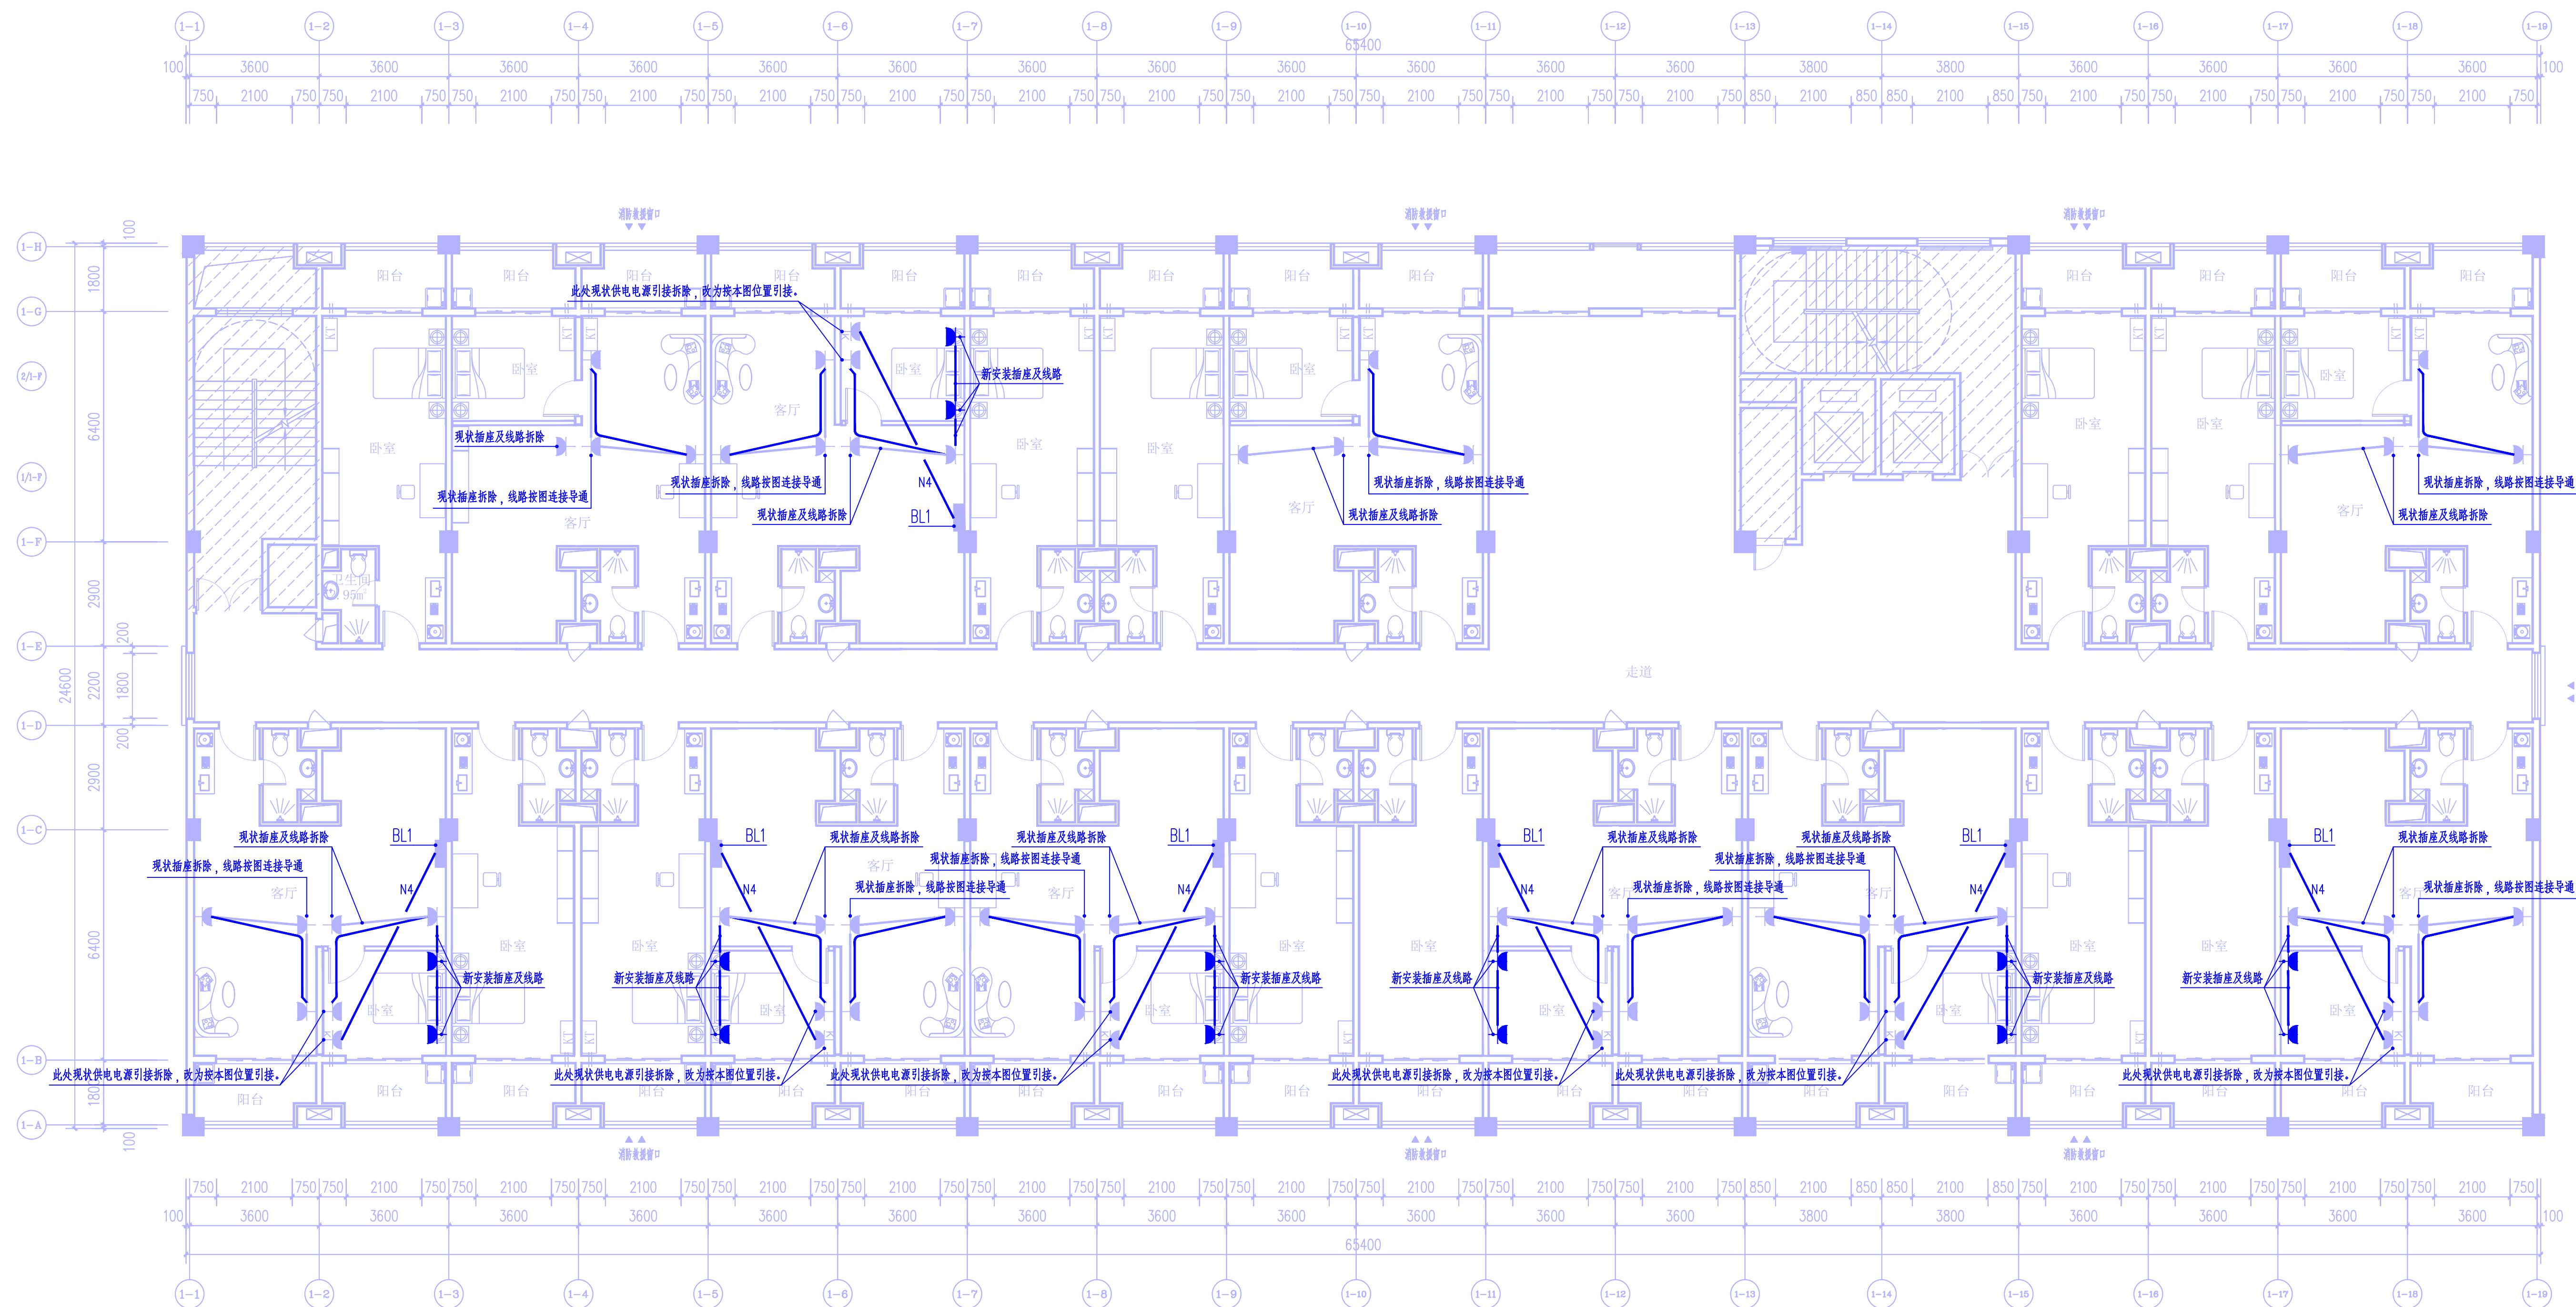

五、六层插座改造平面图

(层高3.3M)


 **钦州市城乡规划设计院有限公司**
(原钦州市城乡规划设计院)
QinZhou Urban And Rural
Design Planning Institute co., LTD
工程设计证书:
建筑工程乙级 编号: A245001531;
市政行业乙级 编号: A245001531;
规划乙级 编号: [桂]152701;

- 备注:Notes**
1. 本设计图纸版权归本公司所有, 未经本公司书面同意, 不得复印。
 2. 本图纸应与说明、工地状况、建筑设计图及有关图纸协调使用, 发现任何差异请立即通知设计方。
 3. 切勿测量量图纸, 应以图中所注尺寸为准, 最终尺寸需在现场校对为准。
 4. 无此图专用章, 图纸无效。
 5. 施工图未经审查合格不得使用。

设 计	吴 海	吴海
校 核	周大梁	周大梁
专业负责人	吴 海	吴海
项目负责人	姚积广	姚积广
审 核	冉小蓉	冉小蓉
审 定		

建设单位	广西中马投控产业服务集团有限公司
工程名称	

智慧园1#宿舍装修	
图名	
五、六层插座改造平面图	
设计号	图别 装施
单位 m, mm	属图 电气
日期 2024. 02	版本号 第1版
图号 DS-02	

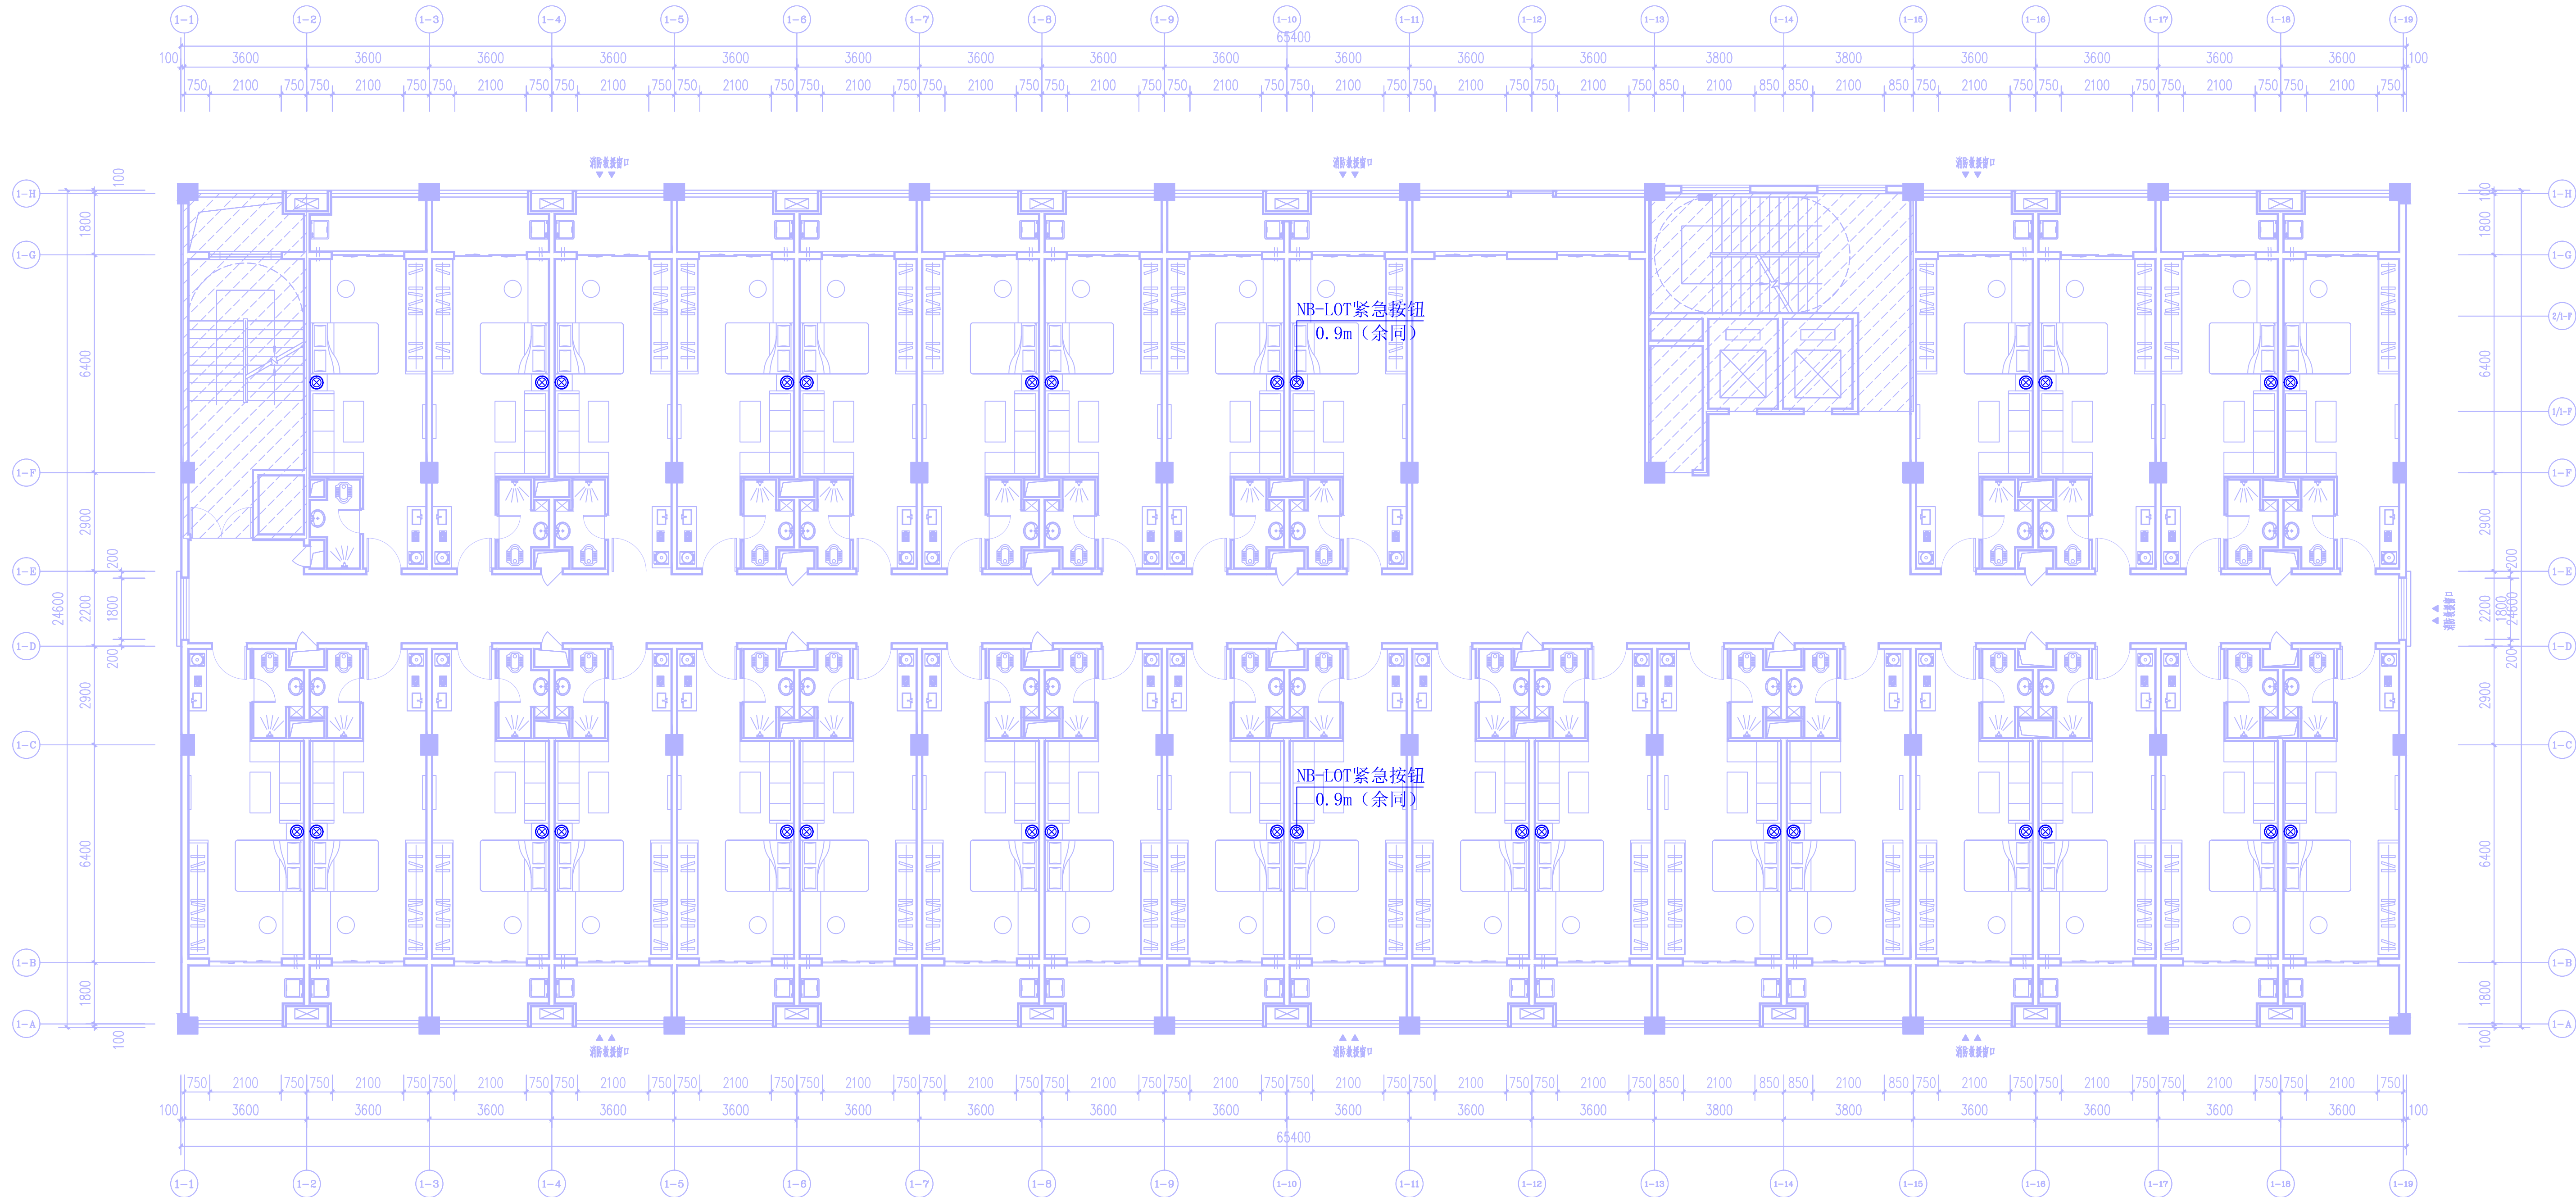


二~四层应急呼叫系统平面图 1:100

主要电气设备材料表						
序号	图例	名称	规格	单位	数量	备注
1		NB-LOT紧急按钮	NB-LOT物联网架构, 全无线	个	135	距地0.9m 壁挂
2		4G物联网报警主机	4G全网通, 电话、短信、APP、现场、平台报警	台	1	设于一层物业管理办公室
3						

产品外观	
产品名称	NB-LOT紧急按钮
供电电源	2节7号电池
联网方式	NB-LOT
待机电流	≤20mA
待机时间	1年
报警电流	≤120mA
外壳材料	ABS塑料
使用湿度	≤80% (无凝结)
外形尺寸	10.2cm*9.6cm*2.8cm
工作温度	-30°~+50°

产品外观	
产品名称	4G物联网报警主机
传输距离	4G网络无限距离
传输距离	4G网络无限距离
探测器支持	500个防区
网络支持	4G全网通
报警方式	电话报警、短信报警、APP报警 现场报警、平台报警
产品重量	1.85Kg/台
外观尺寸	265x205x40mm(长*宽*厚)
电源	直流输入12V

项目名称	钦州市智慧园1#宿舍装修工程
建设单位	广西中马投控产业服务集团有限公司
设计单位	钦州市城乡规划设计院有限公司
专业名称	电气
专业负责人	吴海
审核人	冉小蓉
校核人	周大梁
设计人	姚积广
日期	2024.02
图号	DS-04

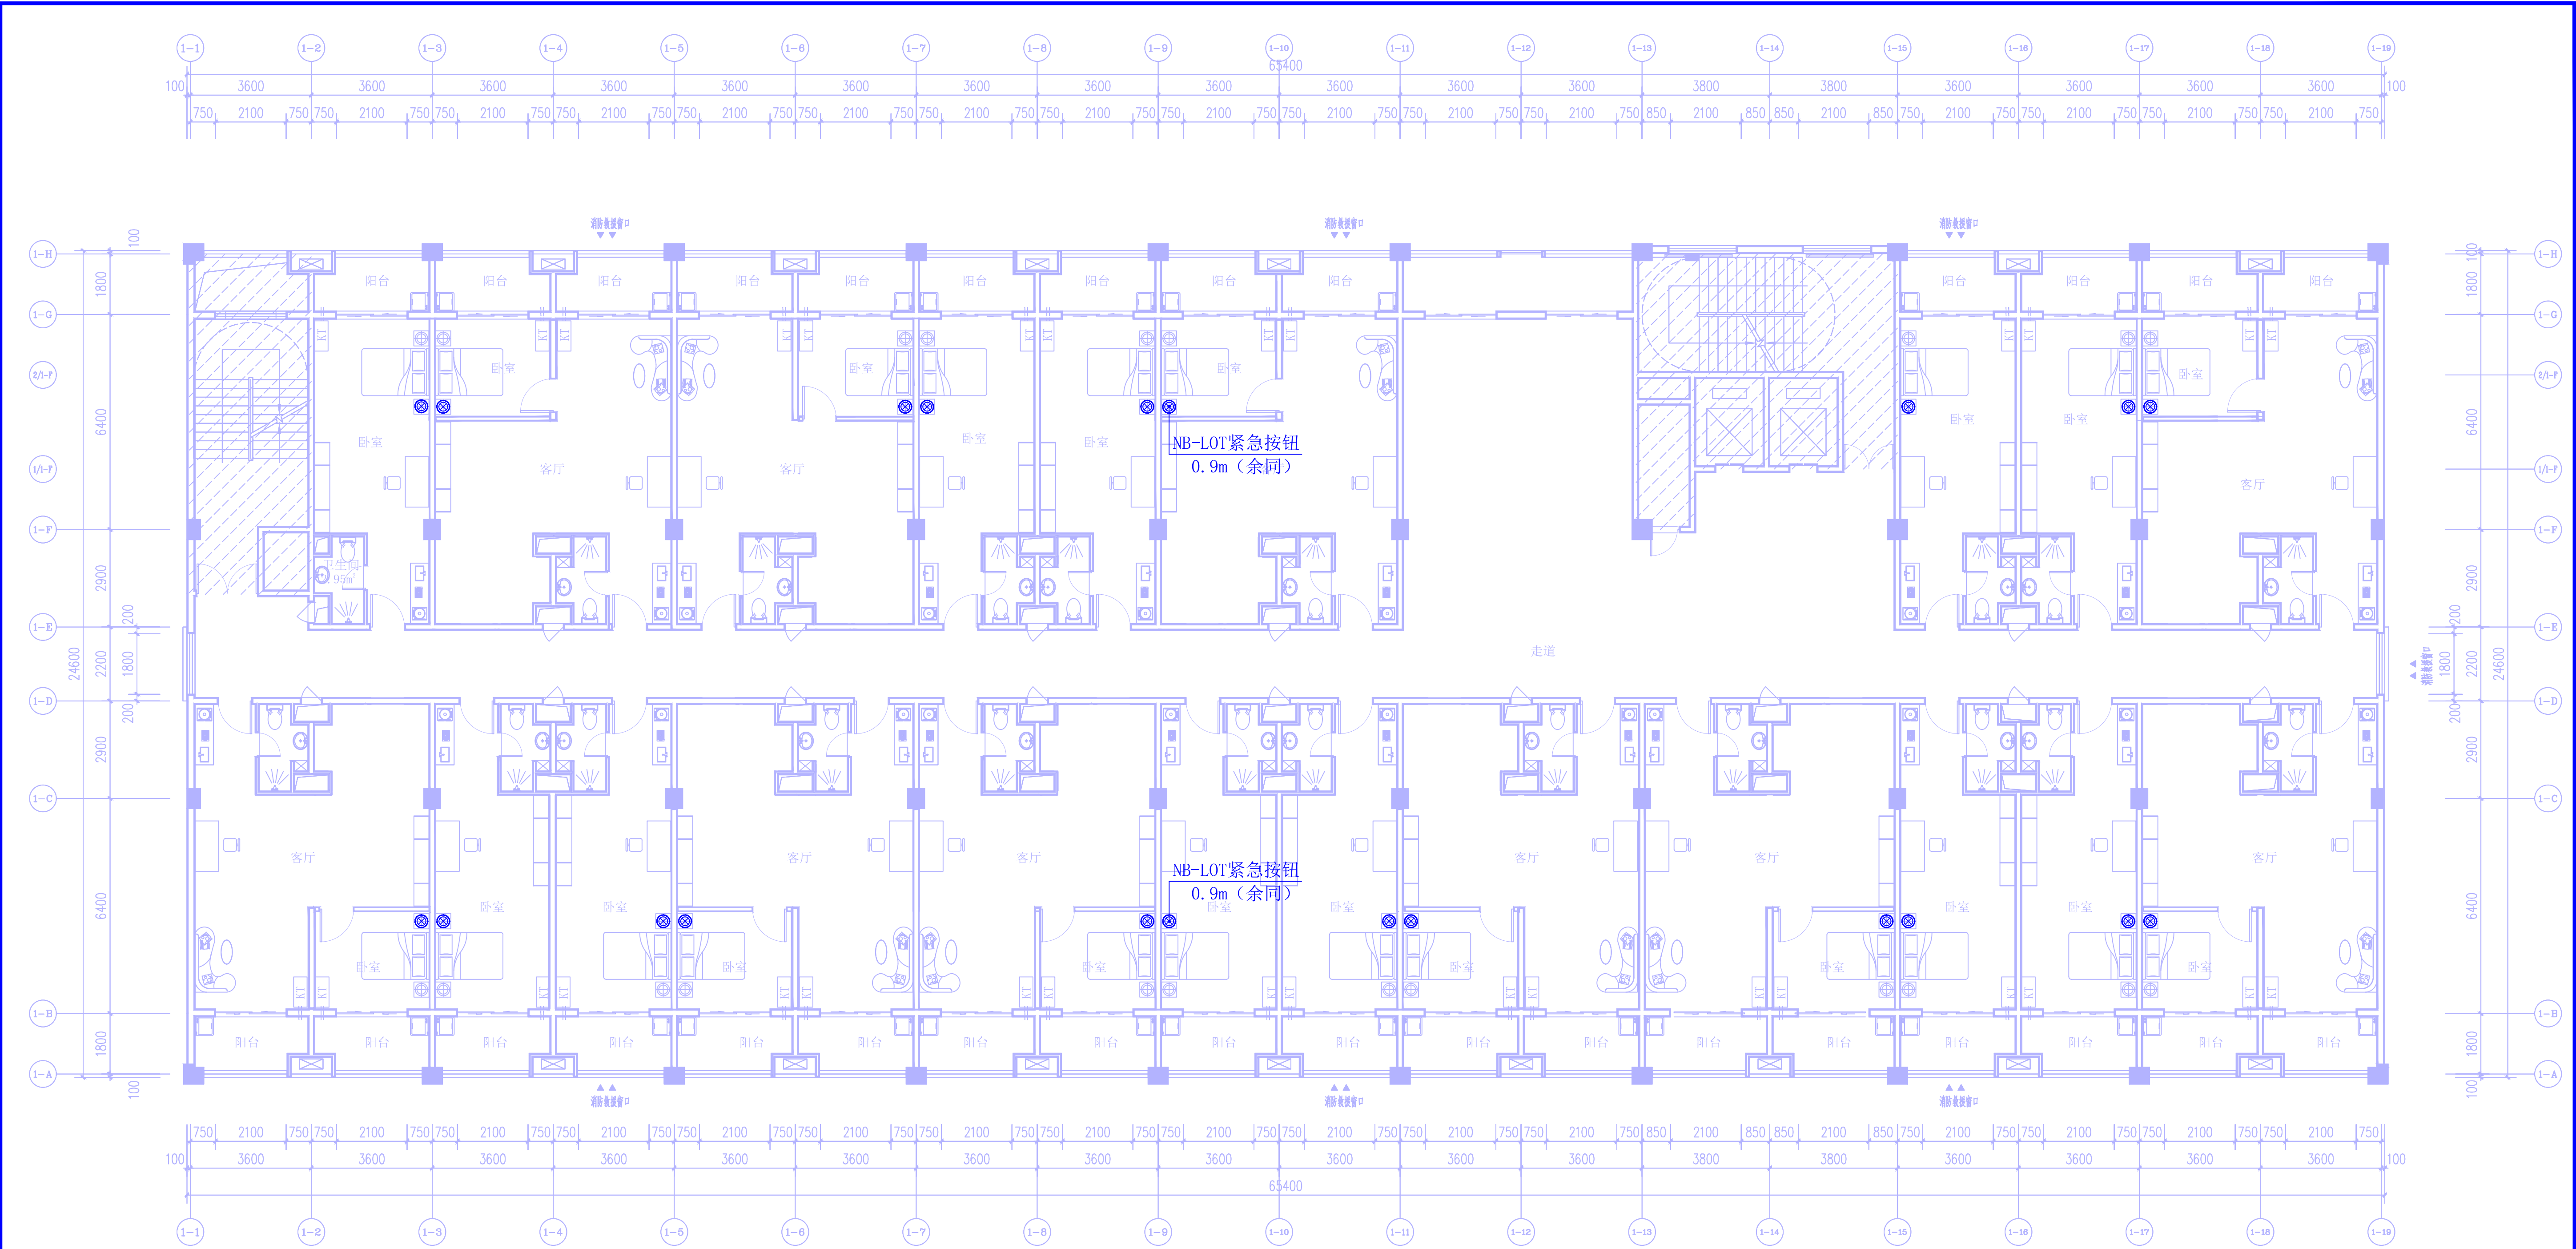

五、六层应急呼叫系统平面图 1:100



钦州市城乡规划设计院有限公司

(原钦州市城乡规划设计院)

QinZhou Urban And Rural
Design Planning Institute co.,LTD

工程设计证书:
建筑工程乙级 编号: A245001531;
市政行业乙级 编号: A245001531;
规划乙级 编号: [桂]152701;

- 备注 Notes
1. 本设计图纸版权归本公司所有, 未经本公司书面同意, 不得复印。

2. 本图纸应与说明、工地状况、建筑结构施工图及有关部门协调使用, 发现任何差异请立即通知设计方。

3. 如物量有增减, 应以图中所注尺寸为准, 最终尺寸需在现场校对准确。

4. 无出图专用章, 图纸无效。

5. 施工图未经审查合格不得使用。

设计	吴海	吴海
校核	周大梁	周大梁
专业负责人	吴海	吴海
项目负责人	姚积广	姚积广
审核	冉小蓉	冉小蓉
审定		

建设单位	
广西中马投控产业服务集团有限公司	
工程名称	
智慧园1#宿舍装修	
图名	
五、六层应急呼叫系统平面图	
设计号	图别
	装饰
单位	属图
m. mm	电气
日期	版本号
2024.02	第1版
图号	DS-04